



**GOBIERNO AUTÓNOMO DESCENTRALIZADO
DEL CANTÓN MEJÍA**

INSTITUCION:

**NUEVO MERCADO CENTRAL DE LA
CIUDAD DE MACHACHI, CANTON MEJIA**

CONTENIDO: **SISTEMA ELECTRICO DE:
FUERZA NORMAL
FUERZA ESPECIAL
FUERZA ESPECIAL EQUIPOS MECANICOS**

DE LA PLANTA BAJA


SIMBOLOGIA:

SIMBOLOGIA	
	TOMACORRIENTE DOBLE POLARIZADO NORMAL
	TOMACORRIENTE DOBLE POLARIZADO NORMAL DE PISO
	TOMACORRIENTE DOBLE POLARIZADO NORMAL SOBRE MESON.
	TOMACORRIENTE DOBLE POLARIZADO NORMAL EN TECHO
	TOMACORRIENTE DOBLE REGULADO EN TECHO.
	TOMACORRIENTE DOBLE REGULADO.
	TOMACORRIENTE DOBLE REGULADO DE PISO
	TOMACORRIENTE DOBLE REGULADO SOBRE MESON.
	SALIDA ESPECIAL.
	TOMACORRIENTE DOBLE POLARIZADO PARA TV, A 2 METROS DE ALTURA
	CAJA DE PASO DE 10X10 CM
	UPS TRIFASICO
	TABLERO DE BYPASS PARA UPS
	TABLERO DE DISTRIBUCION CIRCUITO NORMAL
	TABLERO DE DISTRIBUCION DE REGULADOS
	TABLERO DE DISTRIBUCION DE ESPECIAL
	BANDEJA 30x15 cm
	BANDEJA 50x15 cm
	SISTEMA NORMAL POR TECHO 2X1/0+1X1/2 AWG-THHN, EMT 1/2"
	SISTEMA NORMAL POR PISO O PARED 2X1/0+1X1/2 AWG-THHN
	SISTEMA REGULADO POR PISO O PARED 2X1/0+1X1/2 AWG-THHN
	SISTEMA ESPECIAL POR TECHO ALIMENTADOR INDICADO EN PLANOS
	SISTEMA ESPECIAL POR PISO ALIMENTADOR INDICADO EN PLANOS

EN SISTEMAS ESPECIALES LA POTENCIA ESTA INDICADA EN LOS CUADROS DE CARGA PARA LOS ALIMENTADORES DE LOS EQUIPOS MECANICOS SE UTILIZARA TUBERIA BX EN SU ULTIMO TRAMO E INGRESARA DIRECTAMENTE A LA UNIDAD. LA ESCALERILLA EXTERIOR SERA ESPECIAL Y CON TAPA, GALVANIZADA EN CALIENTE.



PLANTA BAJA
ESCALA: 1 : 150

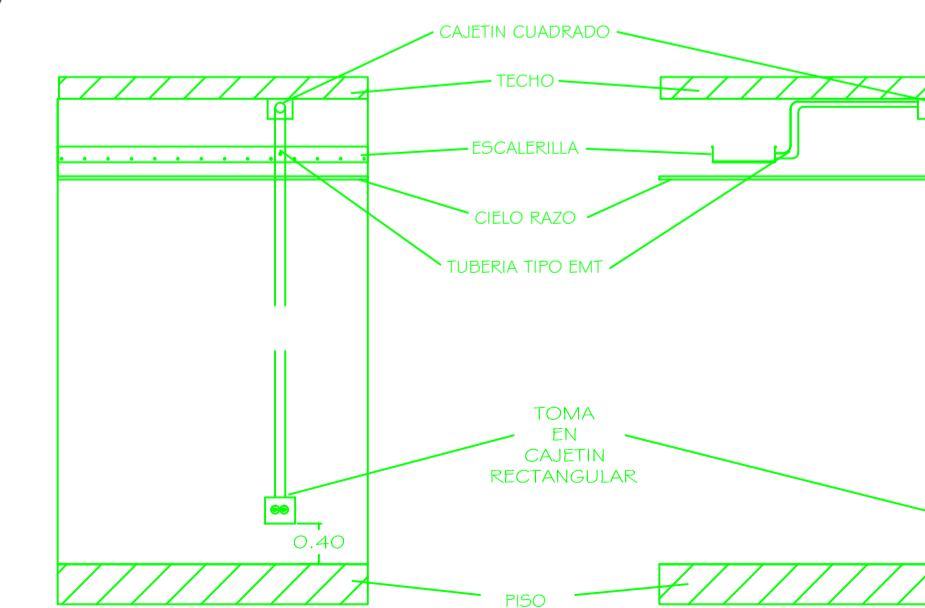

DETALLE DE TOMACORRIENTES CON TUBERIAS EMT
ESCALA: 1 : 50

CONSULTOR RESPONSABLE: MultinationCorp S.A.	DISEÑO ELECTRICO: Ing. Rodrigo Galarza Rp. 03-17-1253 EPN REG. SENECYT 1001-02-228279
--	--

ADMINISTRADOR: Dr. Sergio Salazar DIRECTOR DE SERVICIOS PUBLICOS	APROBADO POR: Ara. Marco Flores Bolagay DIRECTOR de Planificación
--	---

FECHA : SEPTIEMBRE 2016

ESCALA: ESC. 1:150	UBICACION: AV. AMAZONAS AV. LUIS CORDERO CALLE JOSE MEJIA CALLE 11 DE NOVIEMBRE	LAMINA: 8 IE 21 DE
-----------------------	---	--

SELLOS