



**GOBIERNO AUTÓNOMO DESCENTRALIZADO
DEL CANTÓN MEJÍA**

INSTITUCION:

PROYECTO:
**NUEVO MERCADO CENTRAL DE LA
CIUDAD DE MACHACHI, CANTON MEJIA**

CONTENIDO:
**SISTEMA EVACUACIÓN AGUAS SERVIDAS
PLANTA SEGUNDO PISO ALTO**

SIMBOLOGIA:

—	REJILLA DE ACERO NEGRO	—	VALVULA DE CONTROL
+	TEE	—	MANOMETRO
∟	CODO	—	ROCIADOR 1/2"
—	MONTANTE	—	TOMA SIAMESA
—	GABINETE CONTRA INCENDIOS	—	EXTINTOR P.Q5
—	EXTINTOR INDUSTRIAL	—	CONTROL DE ROCIADORES
—	REDUCCION	—	EXTINTOR CO2

CONSULTOR RESPONSABLE:
MultinationCorp S.A.

DISERO HIDROSANITARIO:
ING. MABEL A. ILES MUÑOZ
1005-12-1111714

ADMINISTRADOR:
Dr. Sergio Salazar
DIRECTOR DE SERVICIOS PÚBLICOS

APROBADO POR:
Arq. Marco Flores Bolagay
DIRECTOR de Planificación


FECHA : SEPTIEMBRE 2016

ESCALA: ESC. 1:150

UBICACION:
AV. AMAZONAS
CALLE JOSÉ MEJÍA
CALLE 11 DE NOVIEMBRE

LAMINA:
04 EE
04 DE

SELLOS

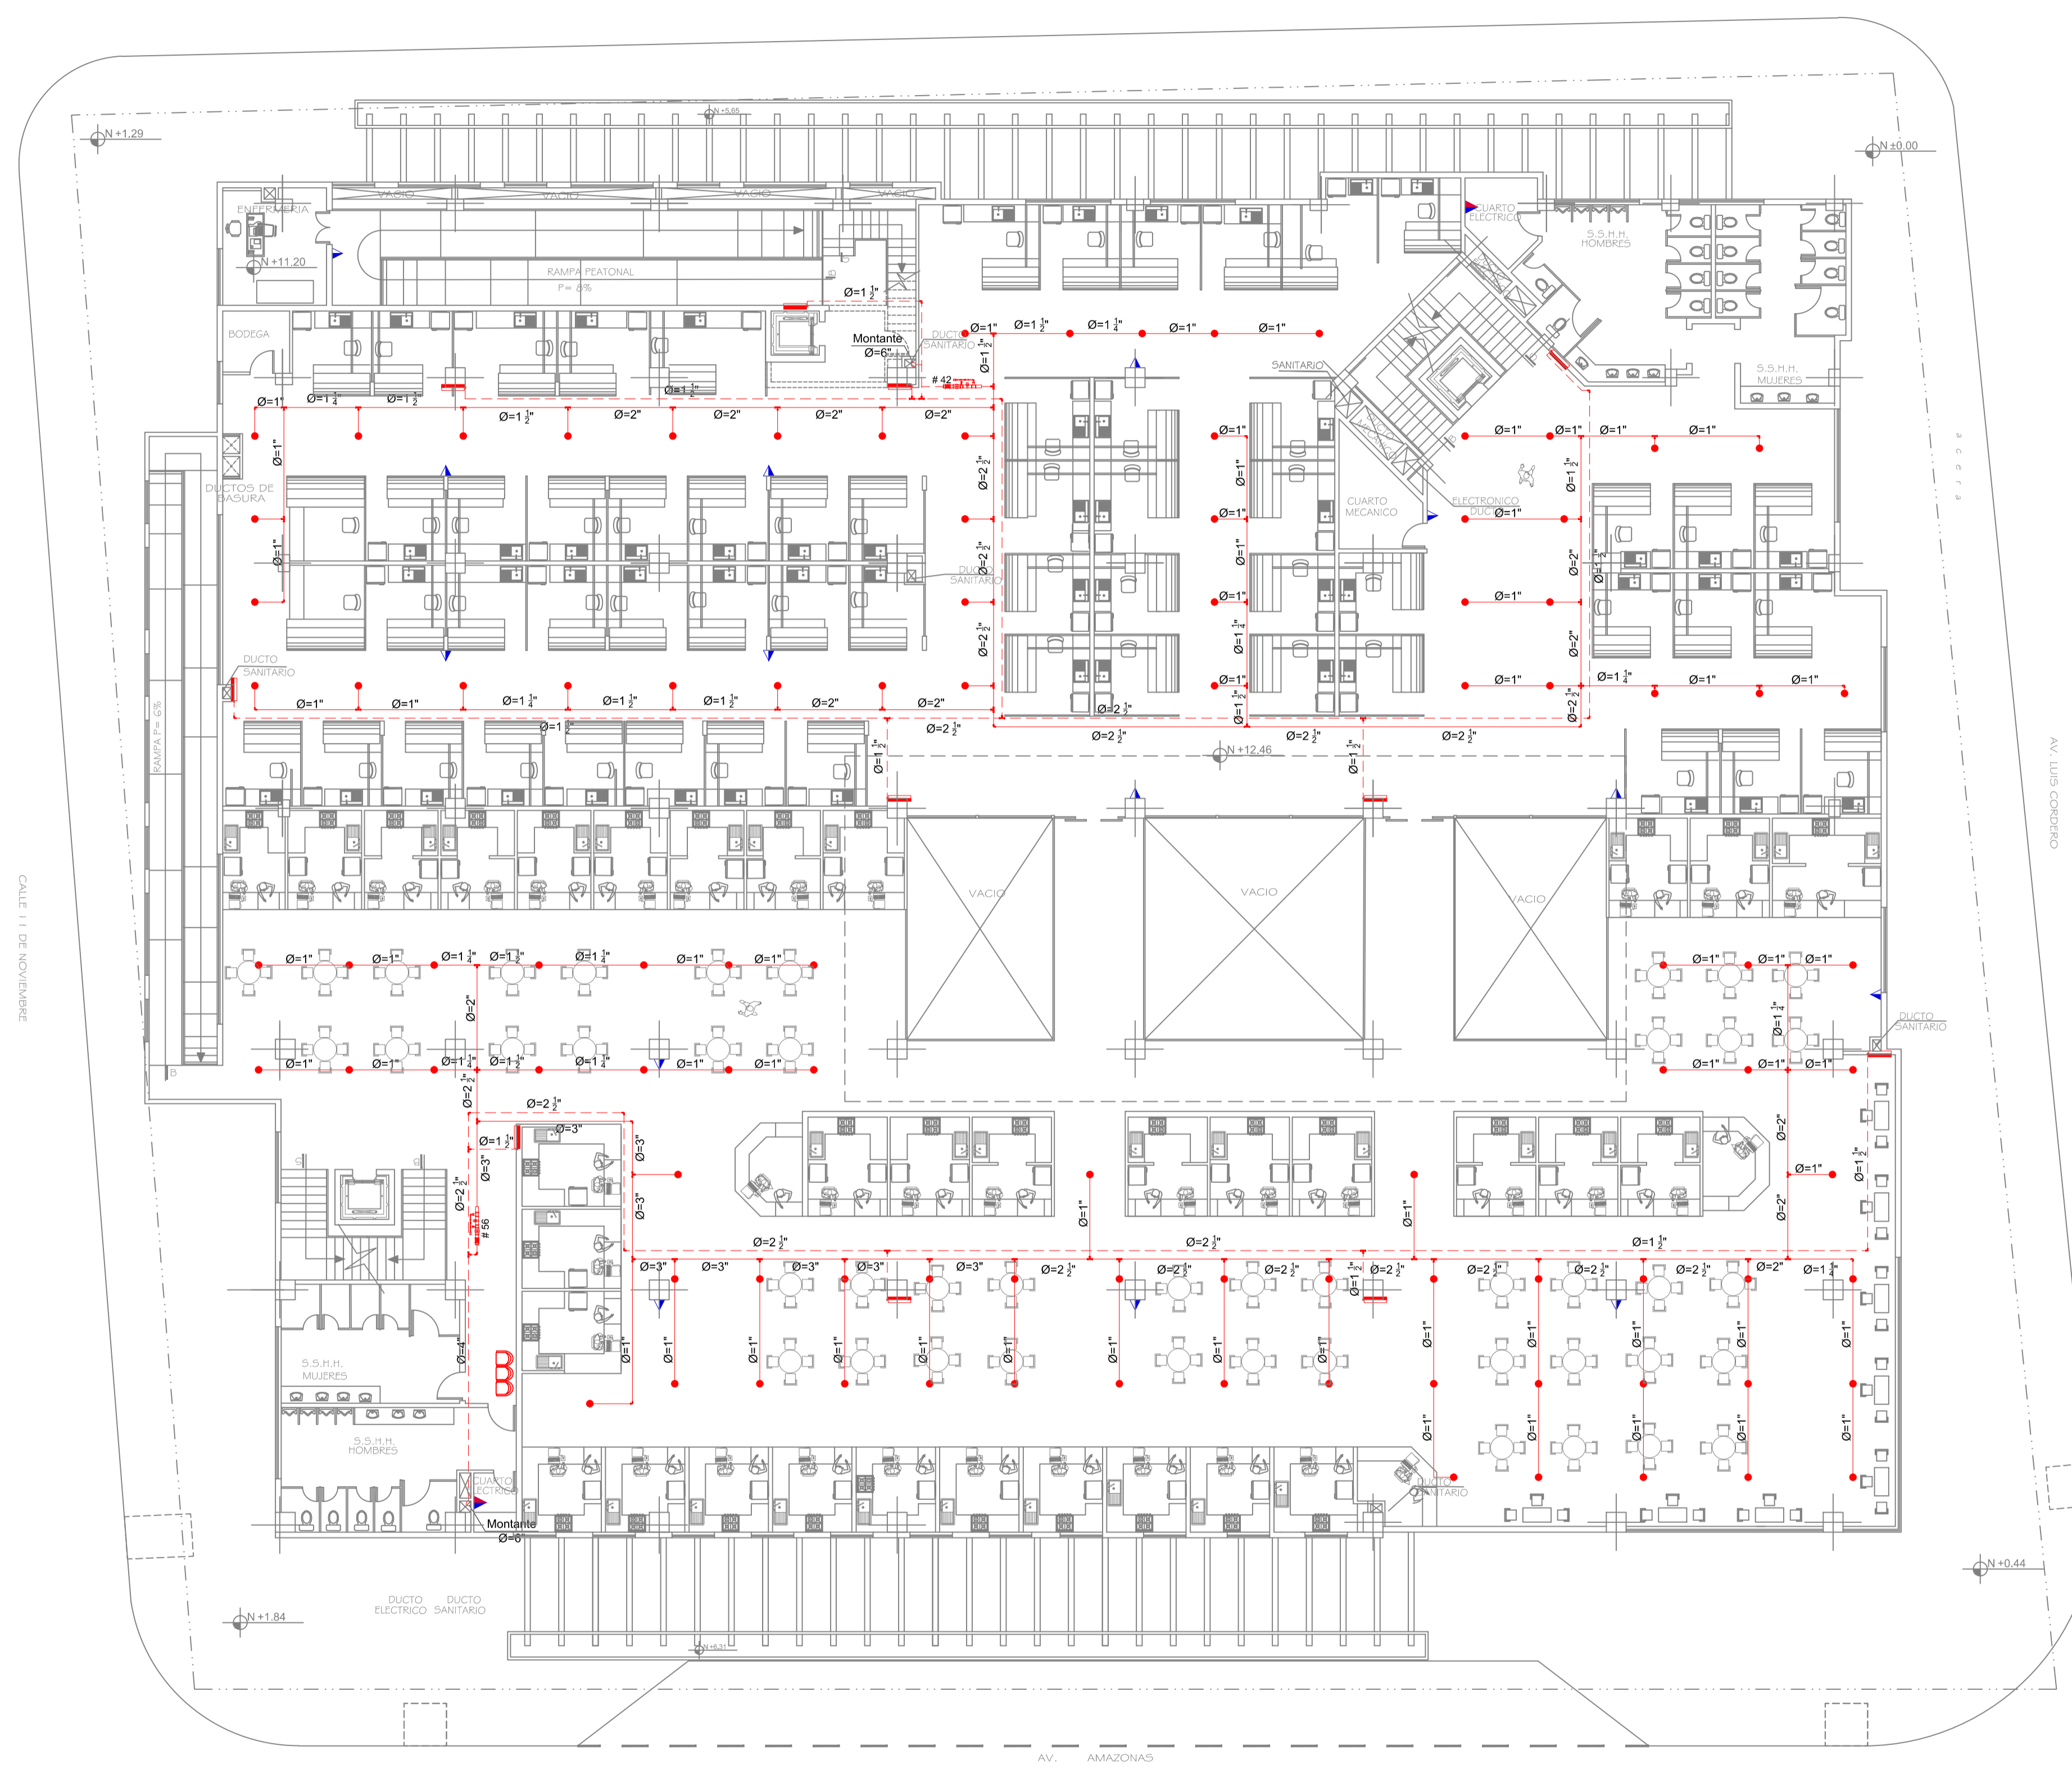

PLANTA SEGUNDO PISO ALTO

ESCALA: 1:150